



Rohrrigole nach DWA-A 138

aquioo-pipe System

Bauteil: Grundriss 3-reihig mit Kontrollschächten und Formteilen

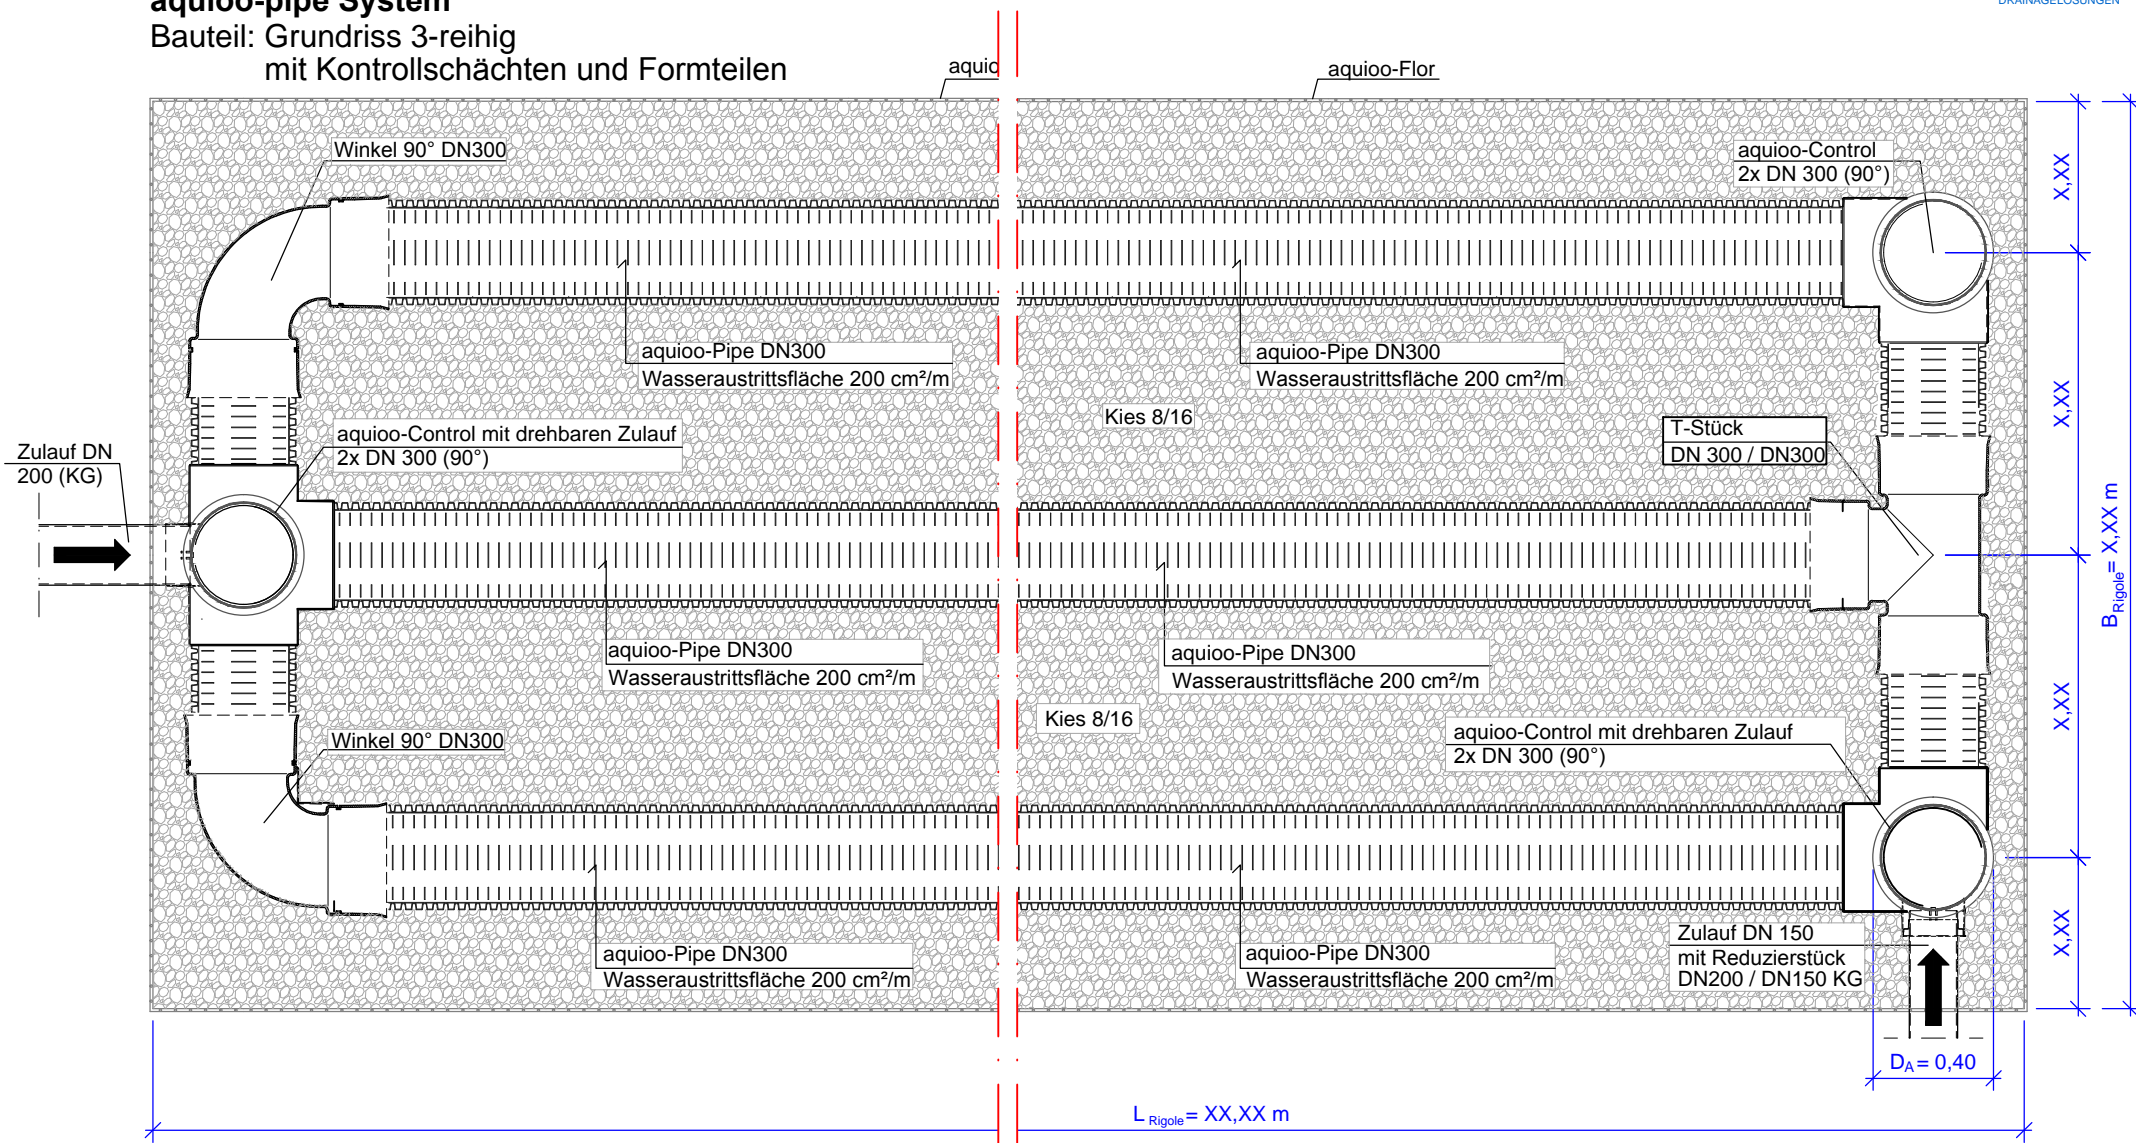

Diese Prinzipzeichnung ist eine Planungshilfe.
Sie ist auf der Grundlage der objektbezogenen Bemessung
unter Berücksichtigung der spezifischen Standortbedingungen
im Rahmen der Planung anzupassen.
Technische/konstruktive Änderungen vorbehalten!

 <p>VERSICKERUNGSKONZEPTE DRAINAGELÖSUNGEN</p>		Vers. Art der Änderung	Datum	Name
		Bauvorhaben: Bauvorhaben Grundriss		Maßstab M 1:25
Datum gez.	Bearbeiter	Rohrrigole nach DWA-A 138, aquioo-Pipe 3-reihig mit Formteilen (Bögen und T-Stück)		Bl.-Nr.
04.02.2014	Christian Czesch	Zg.-Bez.: GR_aquioo+Bögen_90°+T-Stück_3reih.dwg		